


이산화탄소 소화설비 방호구역 가스 측정기 설치공사

2023. 06.

□ NOTE

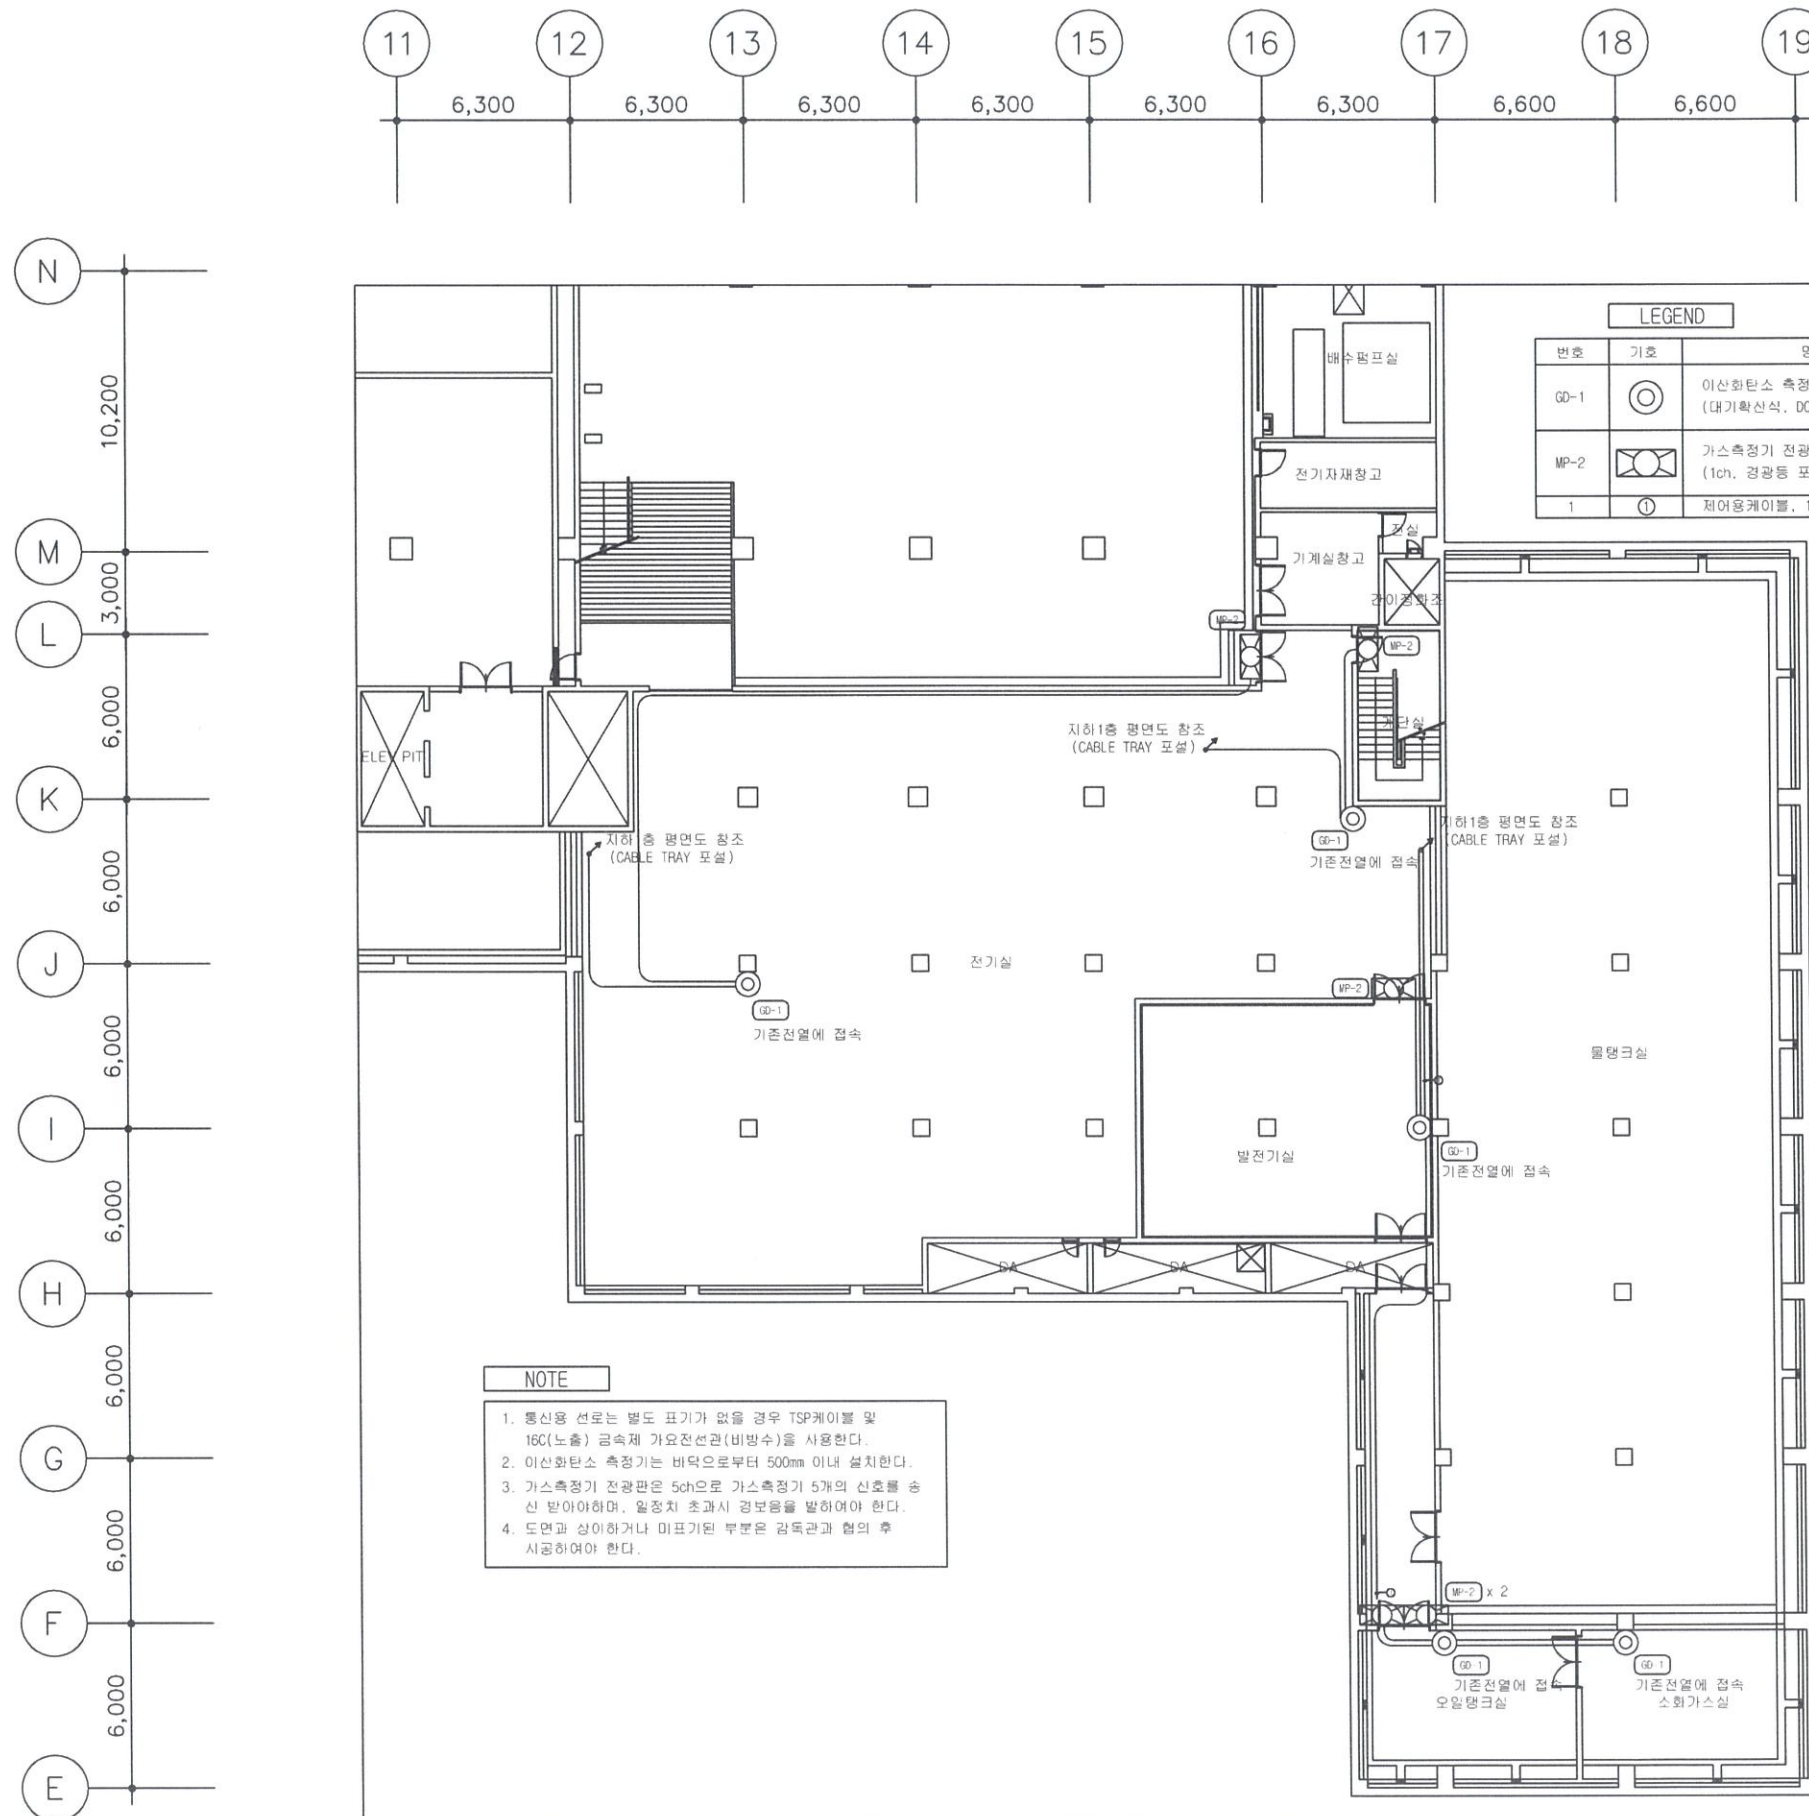

반영/참의사항
REVISION

설계명
PROJECT TITLE

강원대학교 병원

설계구분
PROJECT KINDS

설계번호
PROJECT NO.

설계분부 / ENG-설비팀

도면 작성
DRAWN BY:

도면 검토
CHECKED BY:

설계 승인
P.M. DESIGNED BY:

설계 승인
P.I.C. APPROVED BY:

도면명
DRAWING TITLE

지하2층 평면도

도면
SCALE

A1 : 1/100

도면
SCALE

A3 : 1/200

도면
SCALE

도면
SCALE


도면
SCALE

도면
SCALE

도면
SCALE

도면
SCALE

□ NOTE

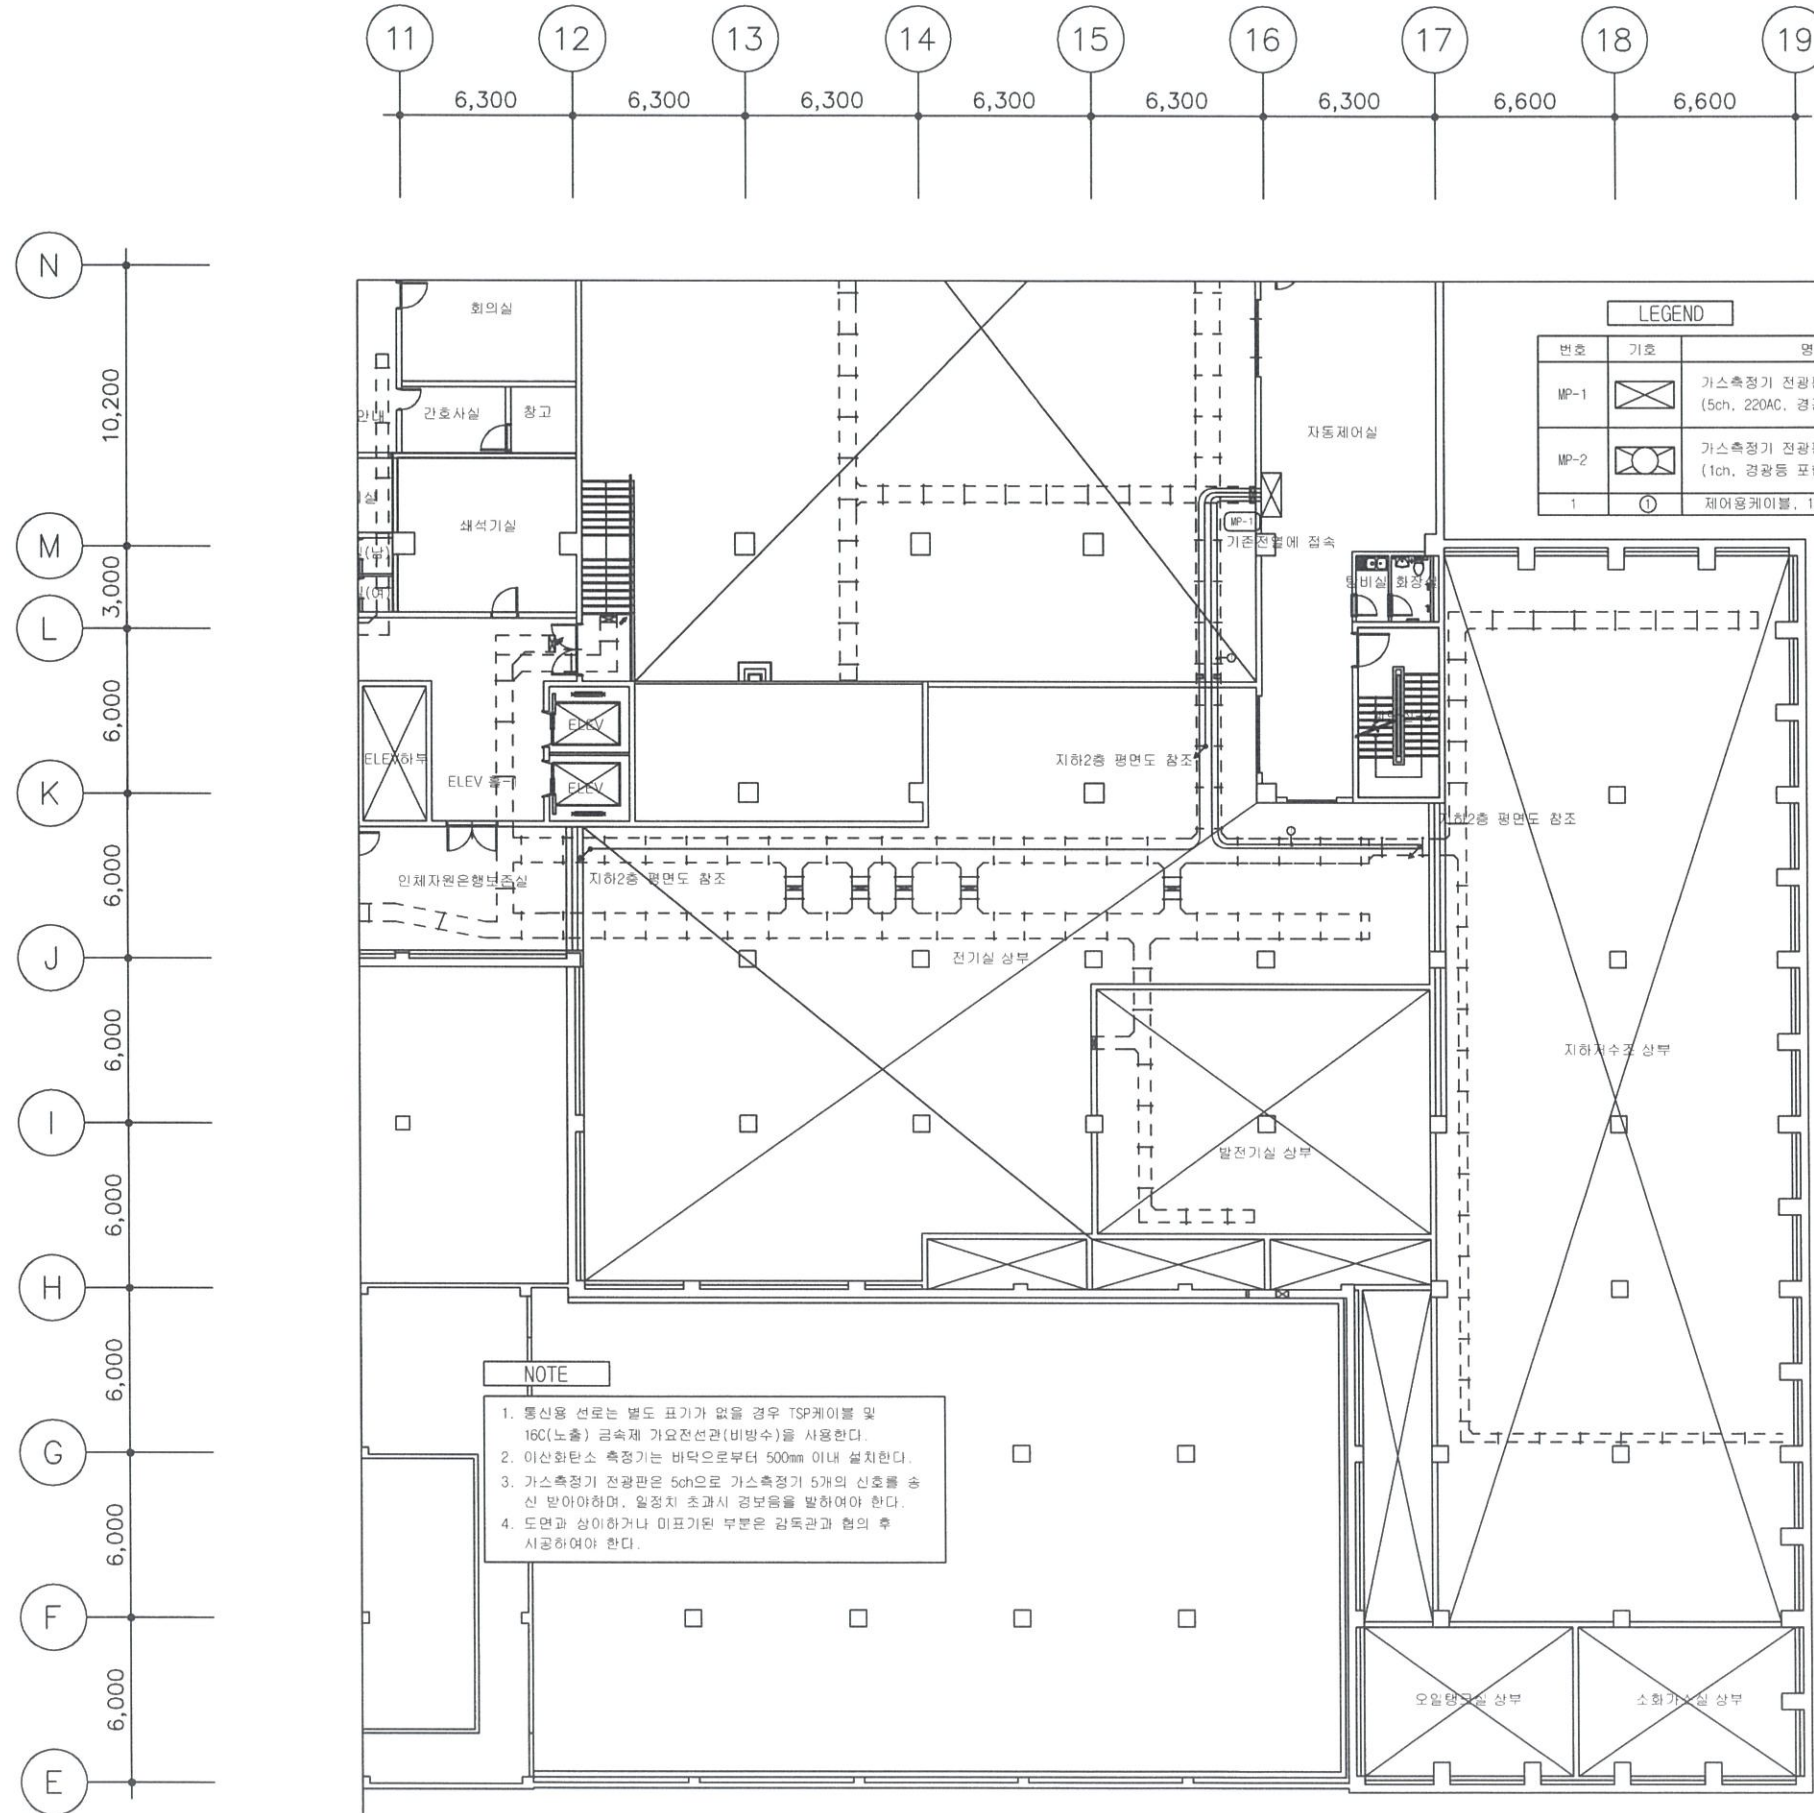

반영/협의사항 REVISION		
설계명 PROJECT TITLE	강원대학교 병원	
설계구분 PROJECT TYPE		
설계번호 PROJECT NO.	-	
설계분부 ENG-설계분부		
담당 DRAWN BY:	/	
검정 CHECKED BY:	/	
P.M. DESIGNED BY:	/	
PIC. APPROVED BY:	/	
도면명 DRAWING TITLE	지하1층 평면도	
축척 SCALE	A1 : 1/100 A3 : 1/200	날짜 DATE
도면번호 SHEET NO.		